
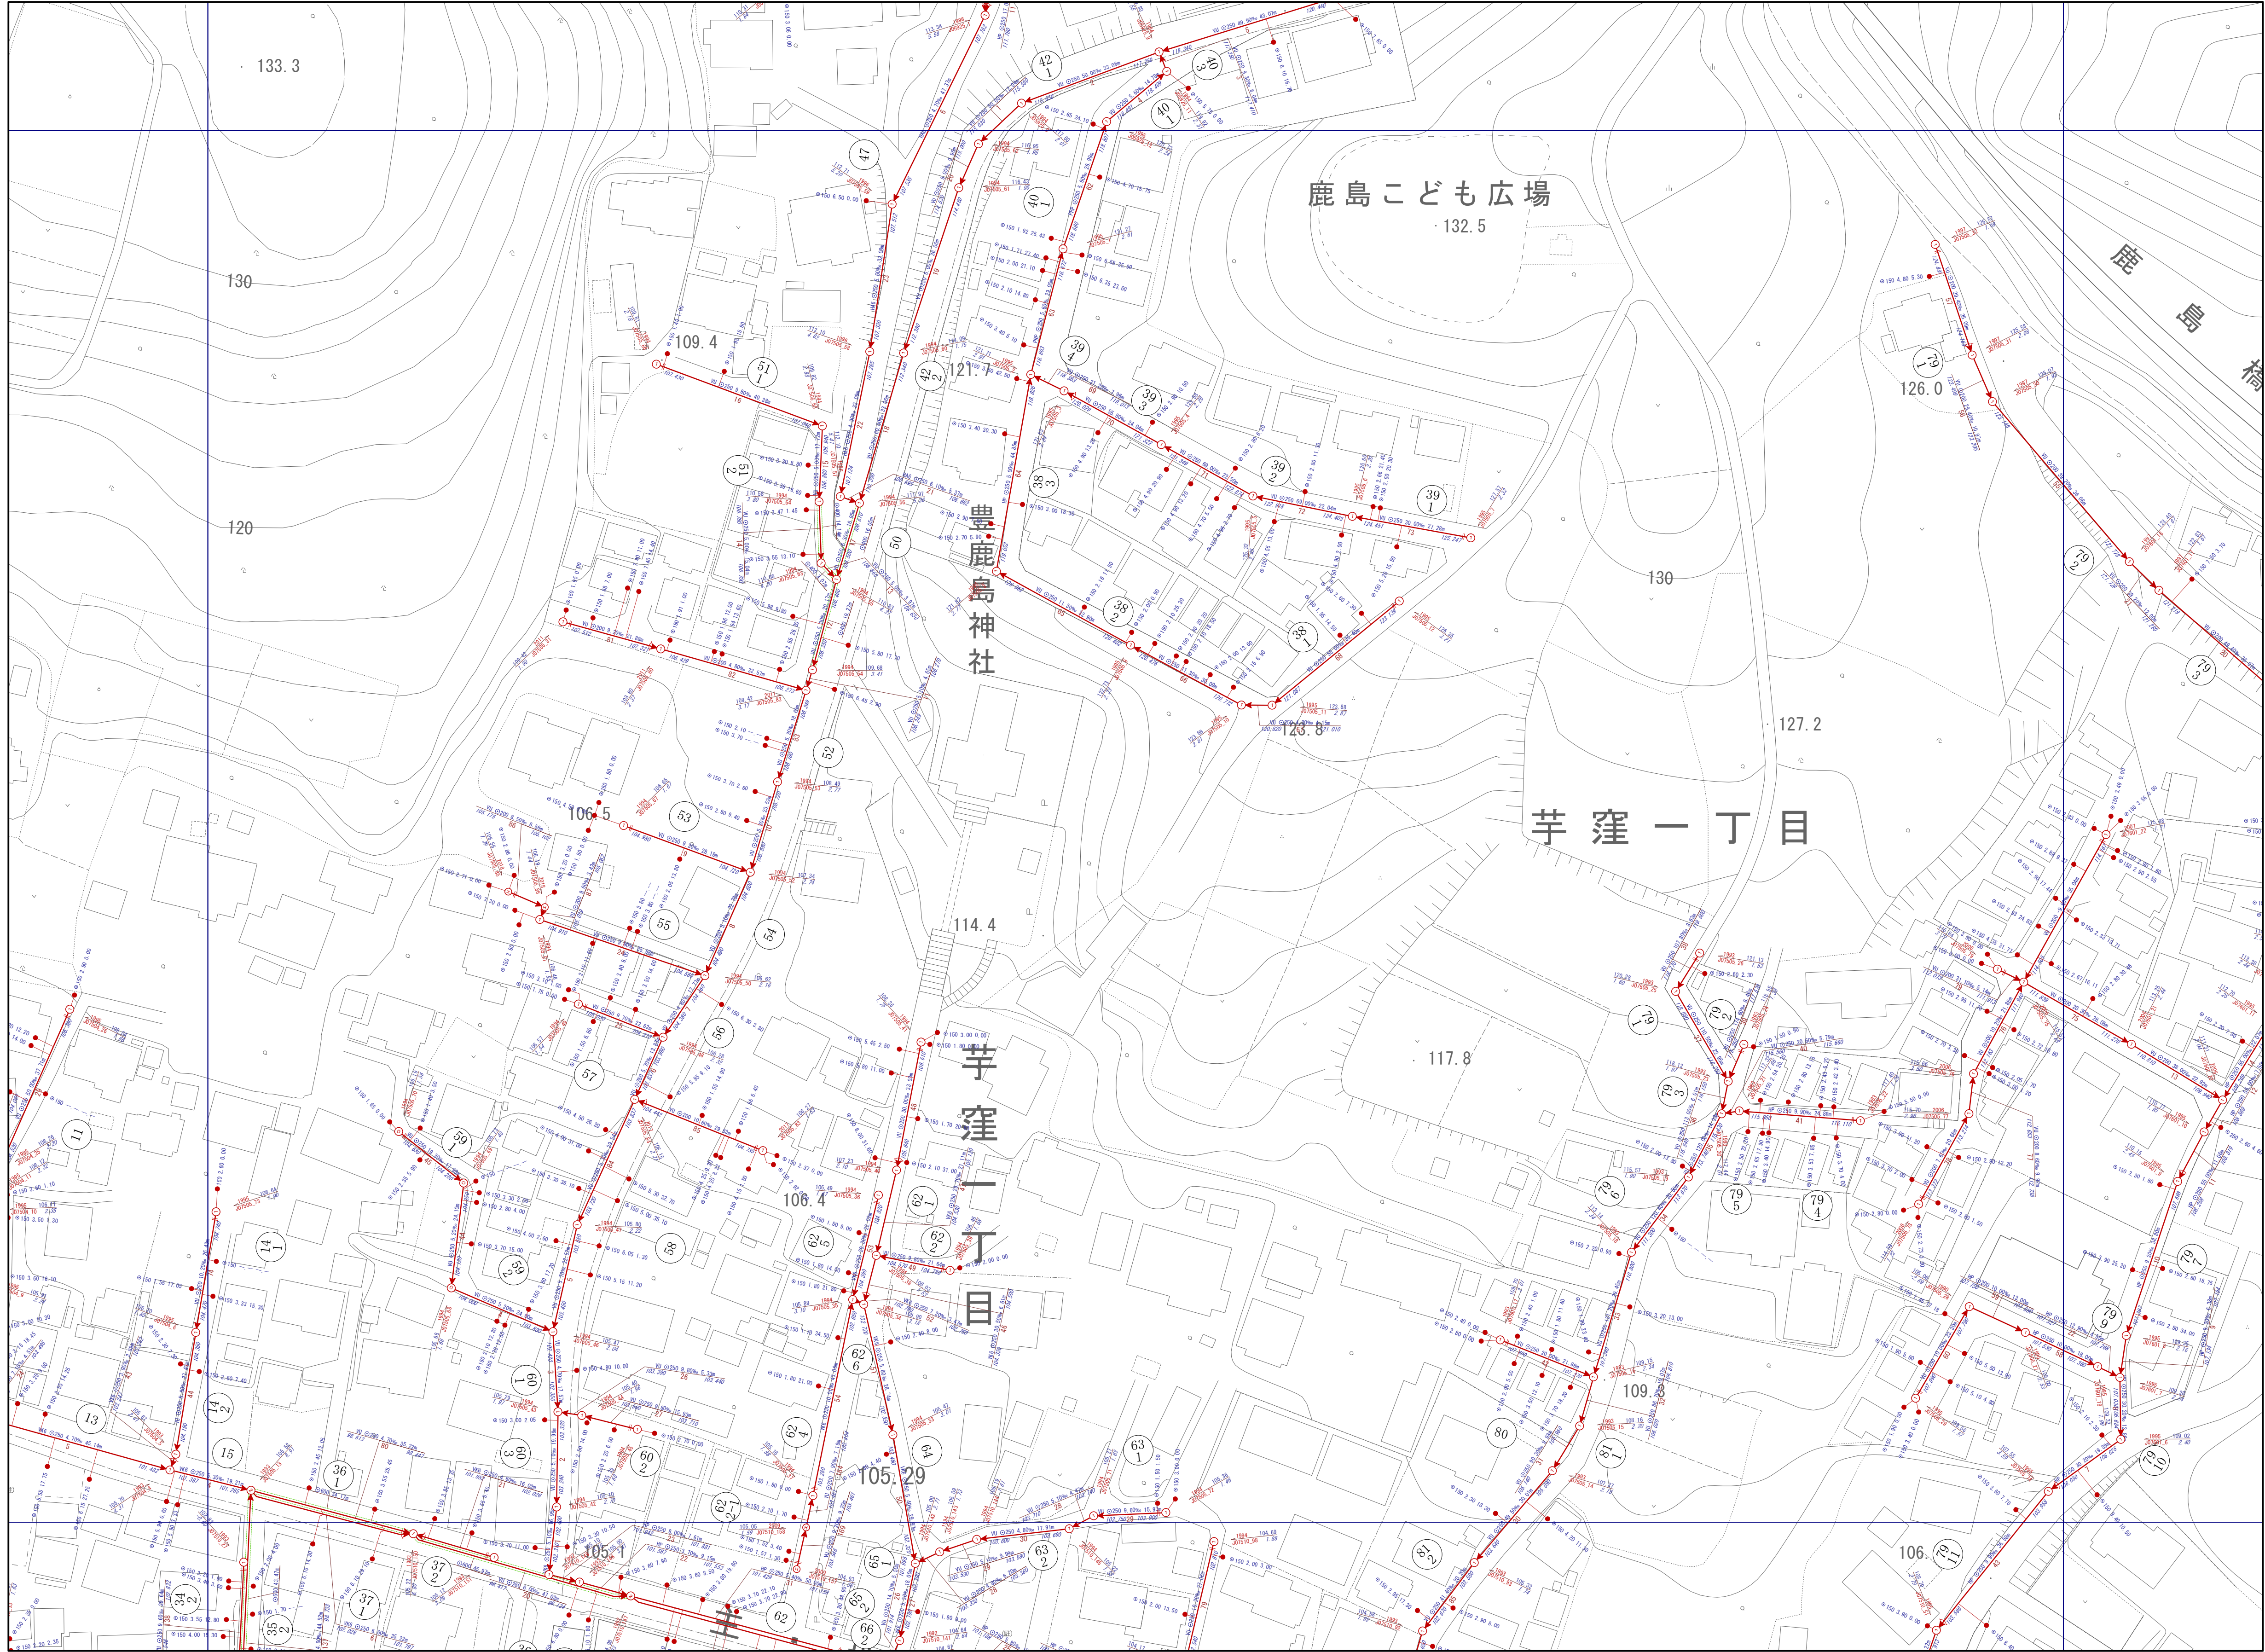


下水道台帳施設平面図

07505

|       |       |       |
|-------|-------|-------|
| 05924 | 05925 | 06021 |
| 07504 | 07505 | 07601 |
| 07509 | 07510 | 07606 |

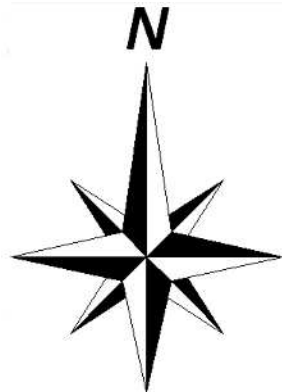

| 凡 例                 |                                                                                     |       |          |
|---------------------|-------------------------------------------------------------------------------------|-------|----------|
| 記 号                 | 名 称                                                                                 | 記 号   | 名 称      |
| ○                   | 0号人孔                                                                                | ◻     | 特殊人孔（角形） |
| ①                   | 1号人孔                                                                                | ◻     | 特殊人孔（円形） |
| ②                   | 2号人孔                                                                                | ⊕     | マンホールポンプ |
| ③                   | 3号人孔                                                                                | ●     | 汚水樹      |
| ④                   | 4号人孔                                                                                |       | 管止め      |
| ⊕                   | Y号人孔                                                                                | ⊙     | 土質       |
| ○                   | 小口径塩ビ人孔                                                                             | ●     | 接続点      |
| ⊕                   | 小口径コン人孔                                                                             | ■     | 事業場      |
| ○                   | 小口径レジン人孔                                                                            | →○    | 幹線管渠     |
| ⊕                   | 特1号人孔（楕円）                                                                           | →○    | 枝線管渠     |
| ①                   | 特1号人孔（角形）                                                                           | →○    | 副管       |
| ◻                   | 伏越上流人孔                                                                              | ○→    | 起点       |
| ◻                   | 伏越下流人孔                                                                              | - - - | 圧送管      |
| HP 鉄筋コンクリート管        |                                                                                     |       |          |
| VU 硬質塩化ビニル管 VU      |                                                                                     |       |          |
| VP 硬質塩化ビニル管 VP      |                                                                                     |       |          |
| PRP リブ付き硬質塩化ビニル管    |                                                                                     |       |          |
| PP ポリエチレン管          |                                                                                     |       |          |
| DCIP ダクタイル鋳鉄管       |                                                                                     |       |          |
| SUS ステンレス管          |                                                                                     |       |          |
| HA2 推進用鉄筋コンクリート管    |                                                                                     |       |          |
| HA6 小口径推進用鉄筋コンクリート管 |                                                                                     |       |          |
| VK6 推進用硬質塩化ビニル管     |                                                                                     |       |          |
| HA5 鉄筋コンクリート卵形管     |                                                                                     |       |          |
| VK3 硬質塩化ビニル卵形管      |                                                                                     |       |          |
| 更 HP 更生 鉄筋コンクリート管   |                                                                                     |       |          |
| 人孔属性                | 工事年度 2001 地盤高 58.93<br>J0408.127 1.88<br>施設番号 人孔深                                   |       |          |
| 管渠属性                | 管種 管径 勾配 区間距離<br>VU ⊕ 250 2.43‰ 29.16m<br>① 56.881 165 56.870 ①<br>上流管底高 施設番号 下流管底高 |       |          |
| 取付管属性               | 本管からの離れ<br>  ● ⊕ 150 2.77 10.00<br>管径 上流人孔からの距離                                     |       |          |

注 この下水道台帳は、道路工事などにより、現況と整合していない場合があります。  
また、位置関係などについて特定するものではありません。あくまでも参考資料  
としてご利用願います。  
なお、下水道台帳を許可無く複製することを禁じます。

1/750

バシフィックコンサルタンツ株式会社作製

この地図は、東京都知事の承認を受けて  
東京都縮尺2,500分の1地形図を利用して作成したものである。  
(承認番号)3都市基文著第62号 無断複写を禁ずる。

